





Integralna część niniejszej mapy stanowi mapa ewidencji gruntów

LEGENDA:

- > proj. trasa kan. san. grawitacyjnej
- << proj. rurociąg tłoczny
- P6, P7 proj. pompownie scieków
- KR proj. kotłowni rozprężnej
- proj. kable zasilające pompownie
- proj. rury ochronne Arota  $\phi 110$ ; L = 2m, na kablach energet. i teletechnicznych




MAPA ZASADNICZA

Założona w r 1989 przez  
OKRĘGOWE PRZEDSIĘBIORSTWO GEODEZYJN  
KARTOGRAFICZNE W RZESZOWIE


 
24.241.072  
1:1000

	Nazwa inwestycji <b>KANALIZACJA SANITARNA WOLI MIELECKIEJ ETAP II</b> Zasilenie pompowni ścieków.		Data oprac. 03/04	Stadium PB	Skala 1:1000	Kresy 3
	Rodzaj opracowania PROJEKT BUDOWLANY		Nazwa projektu SYTUACJA NR 2	Projektant mgr inż. Damian Futera	Numeracja E 12/03	Podpis <i>[Signature]</i>

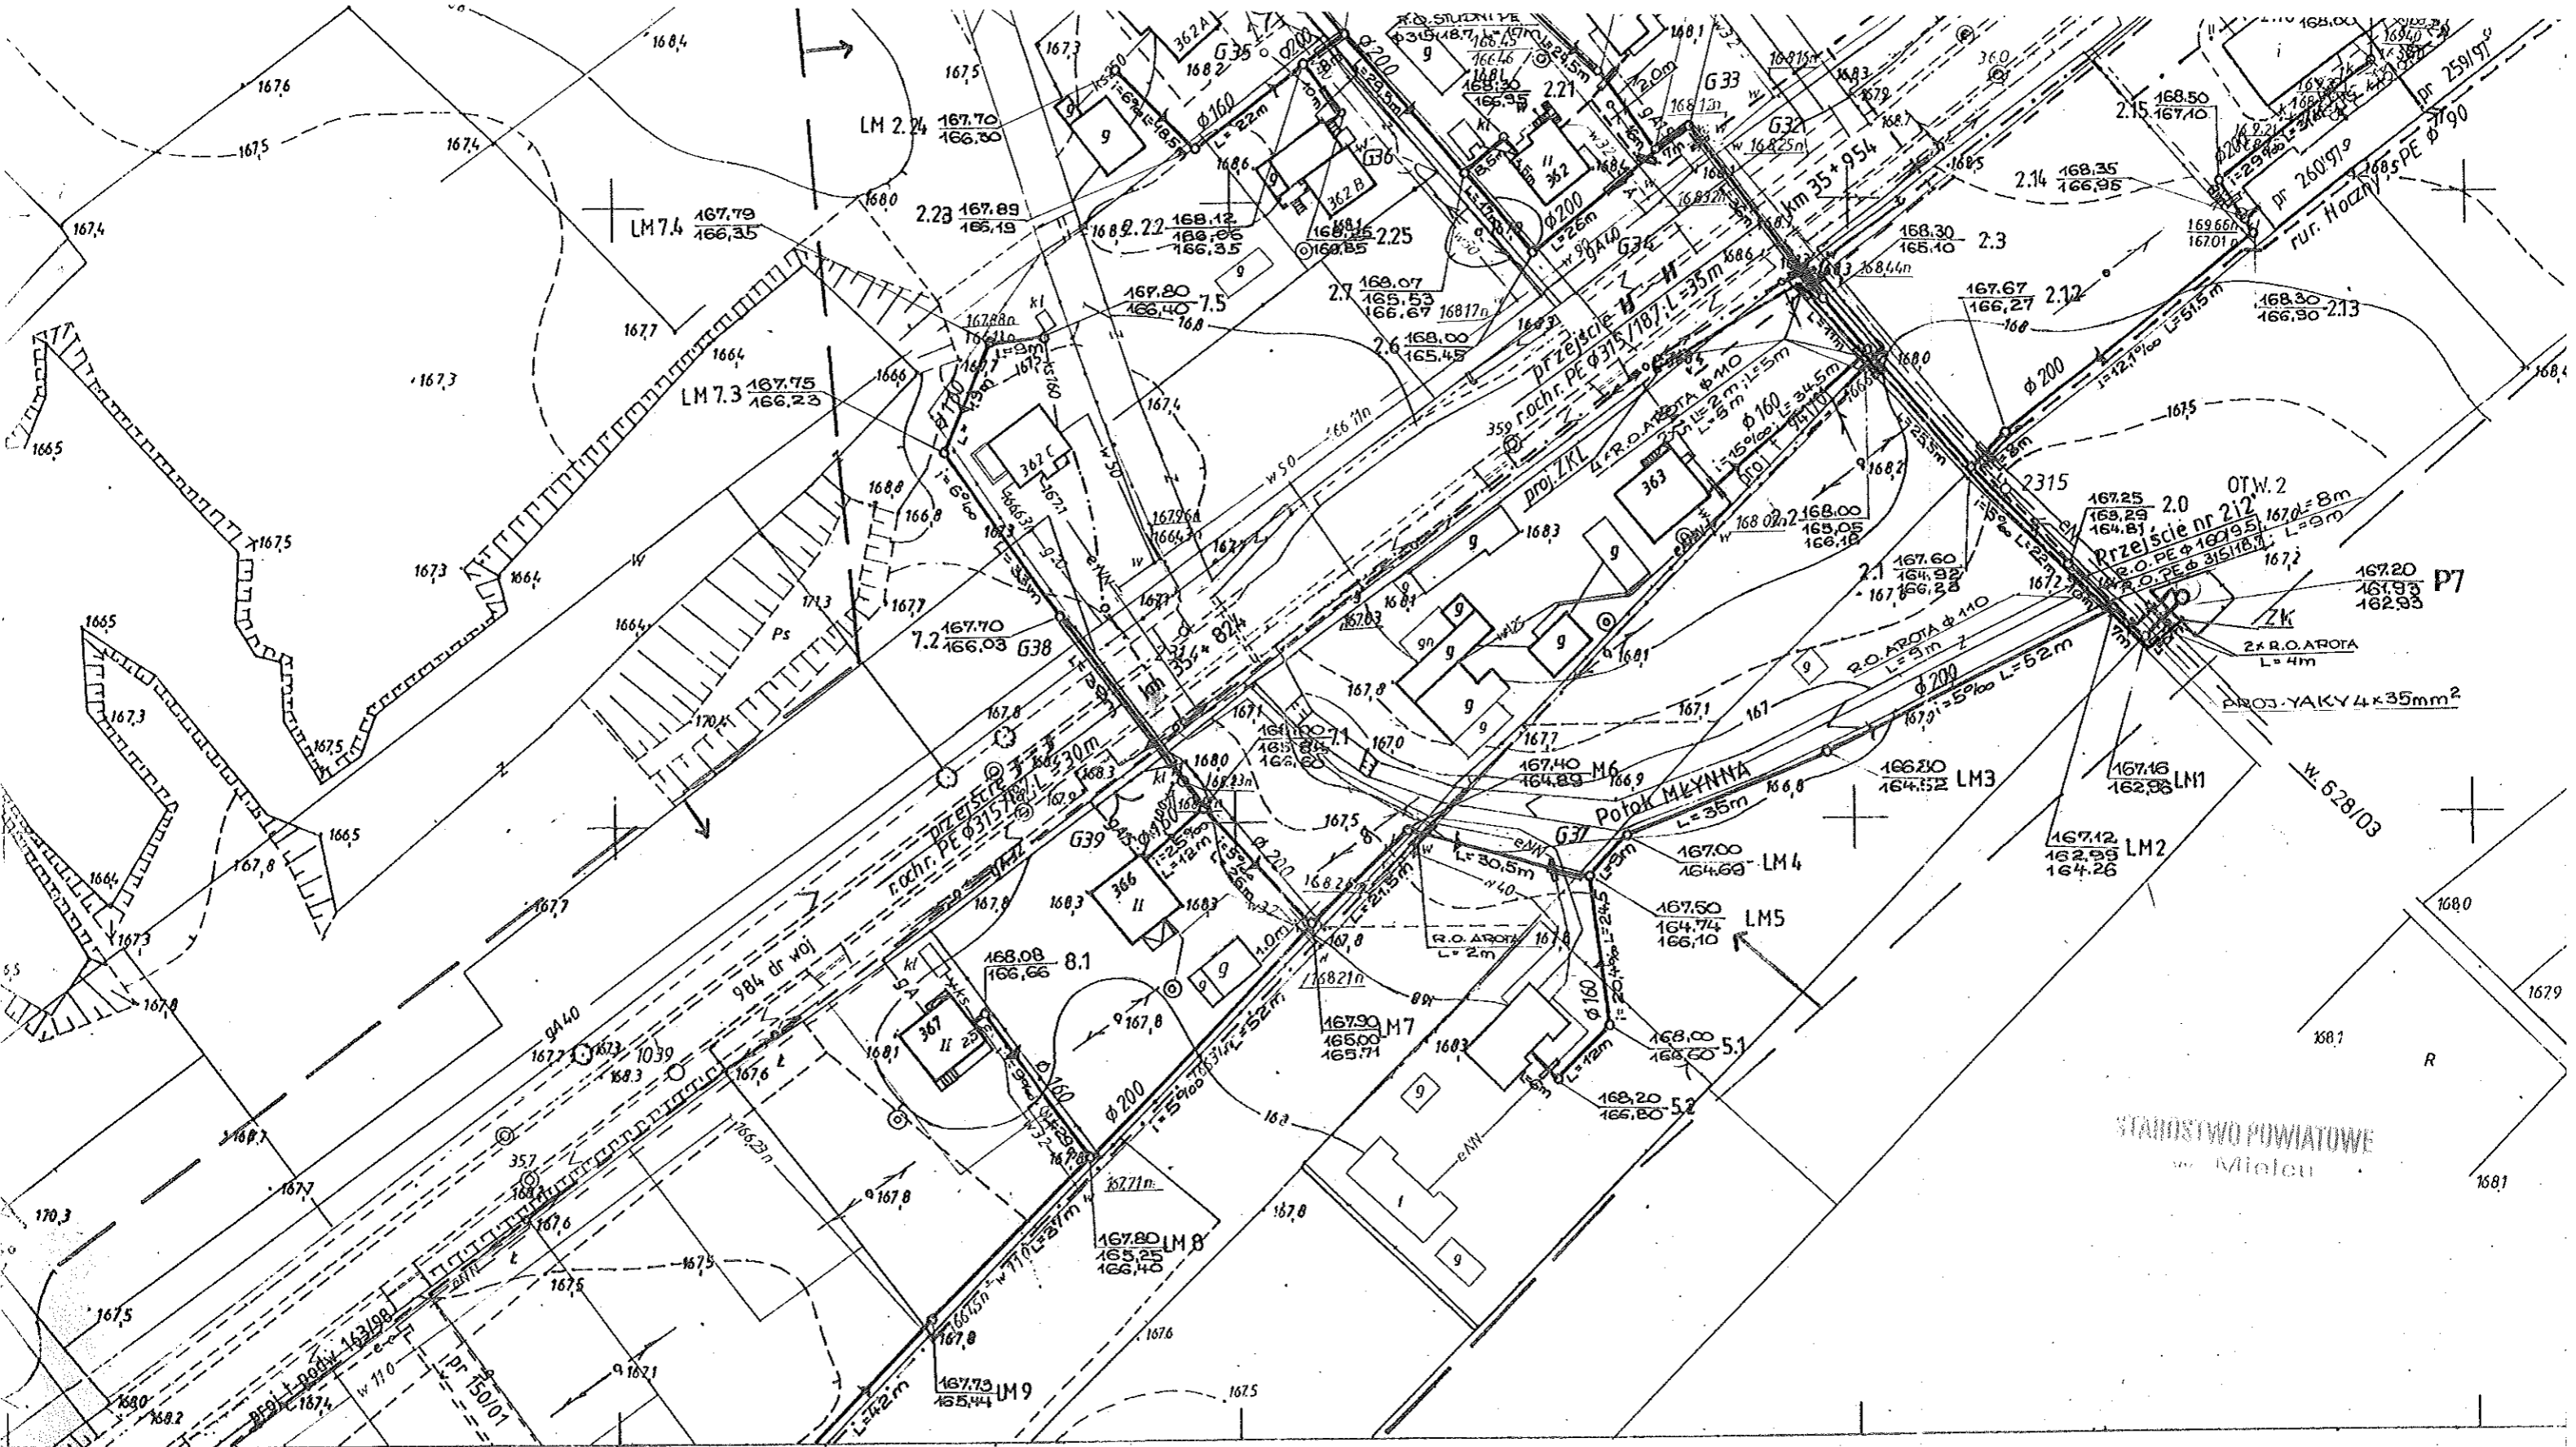

Nakładki Tematyczne  
 Sytuacji powierzchniowej

071  
 064 074

	Nazwa obiektu <b>KANALIZACJA SANITARNA WOLI MIELECKIEJ ETAP II</b> Zasilanie pompowni ścieków.	Nr planu 13/01	Data op. 03/04	Studium PB	Skala 1:1000	Nr rys. 4
	Rodzaj opracowania PROJEKT BUDOWLANY	Nazwa systemu SYTUACJA NR 4	Funkcja Projektant	Nazwa mgr inż. Damian Futera	Nr upraw. E 1200	

Kierownik Zakładu: